


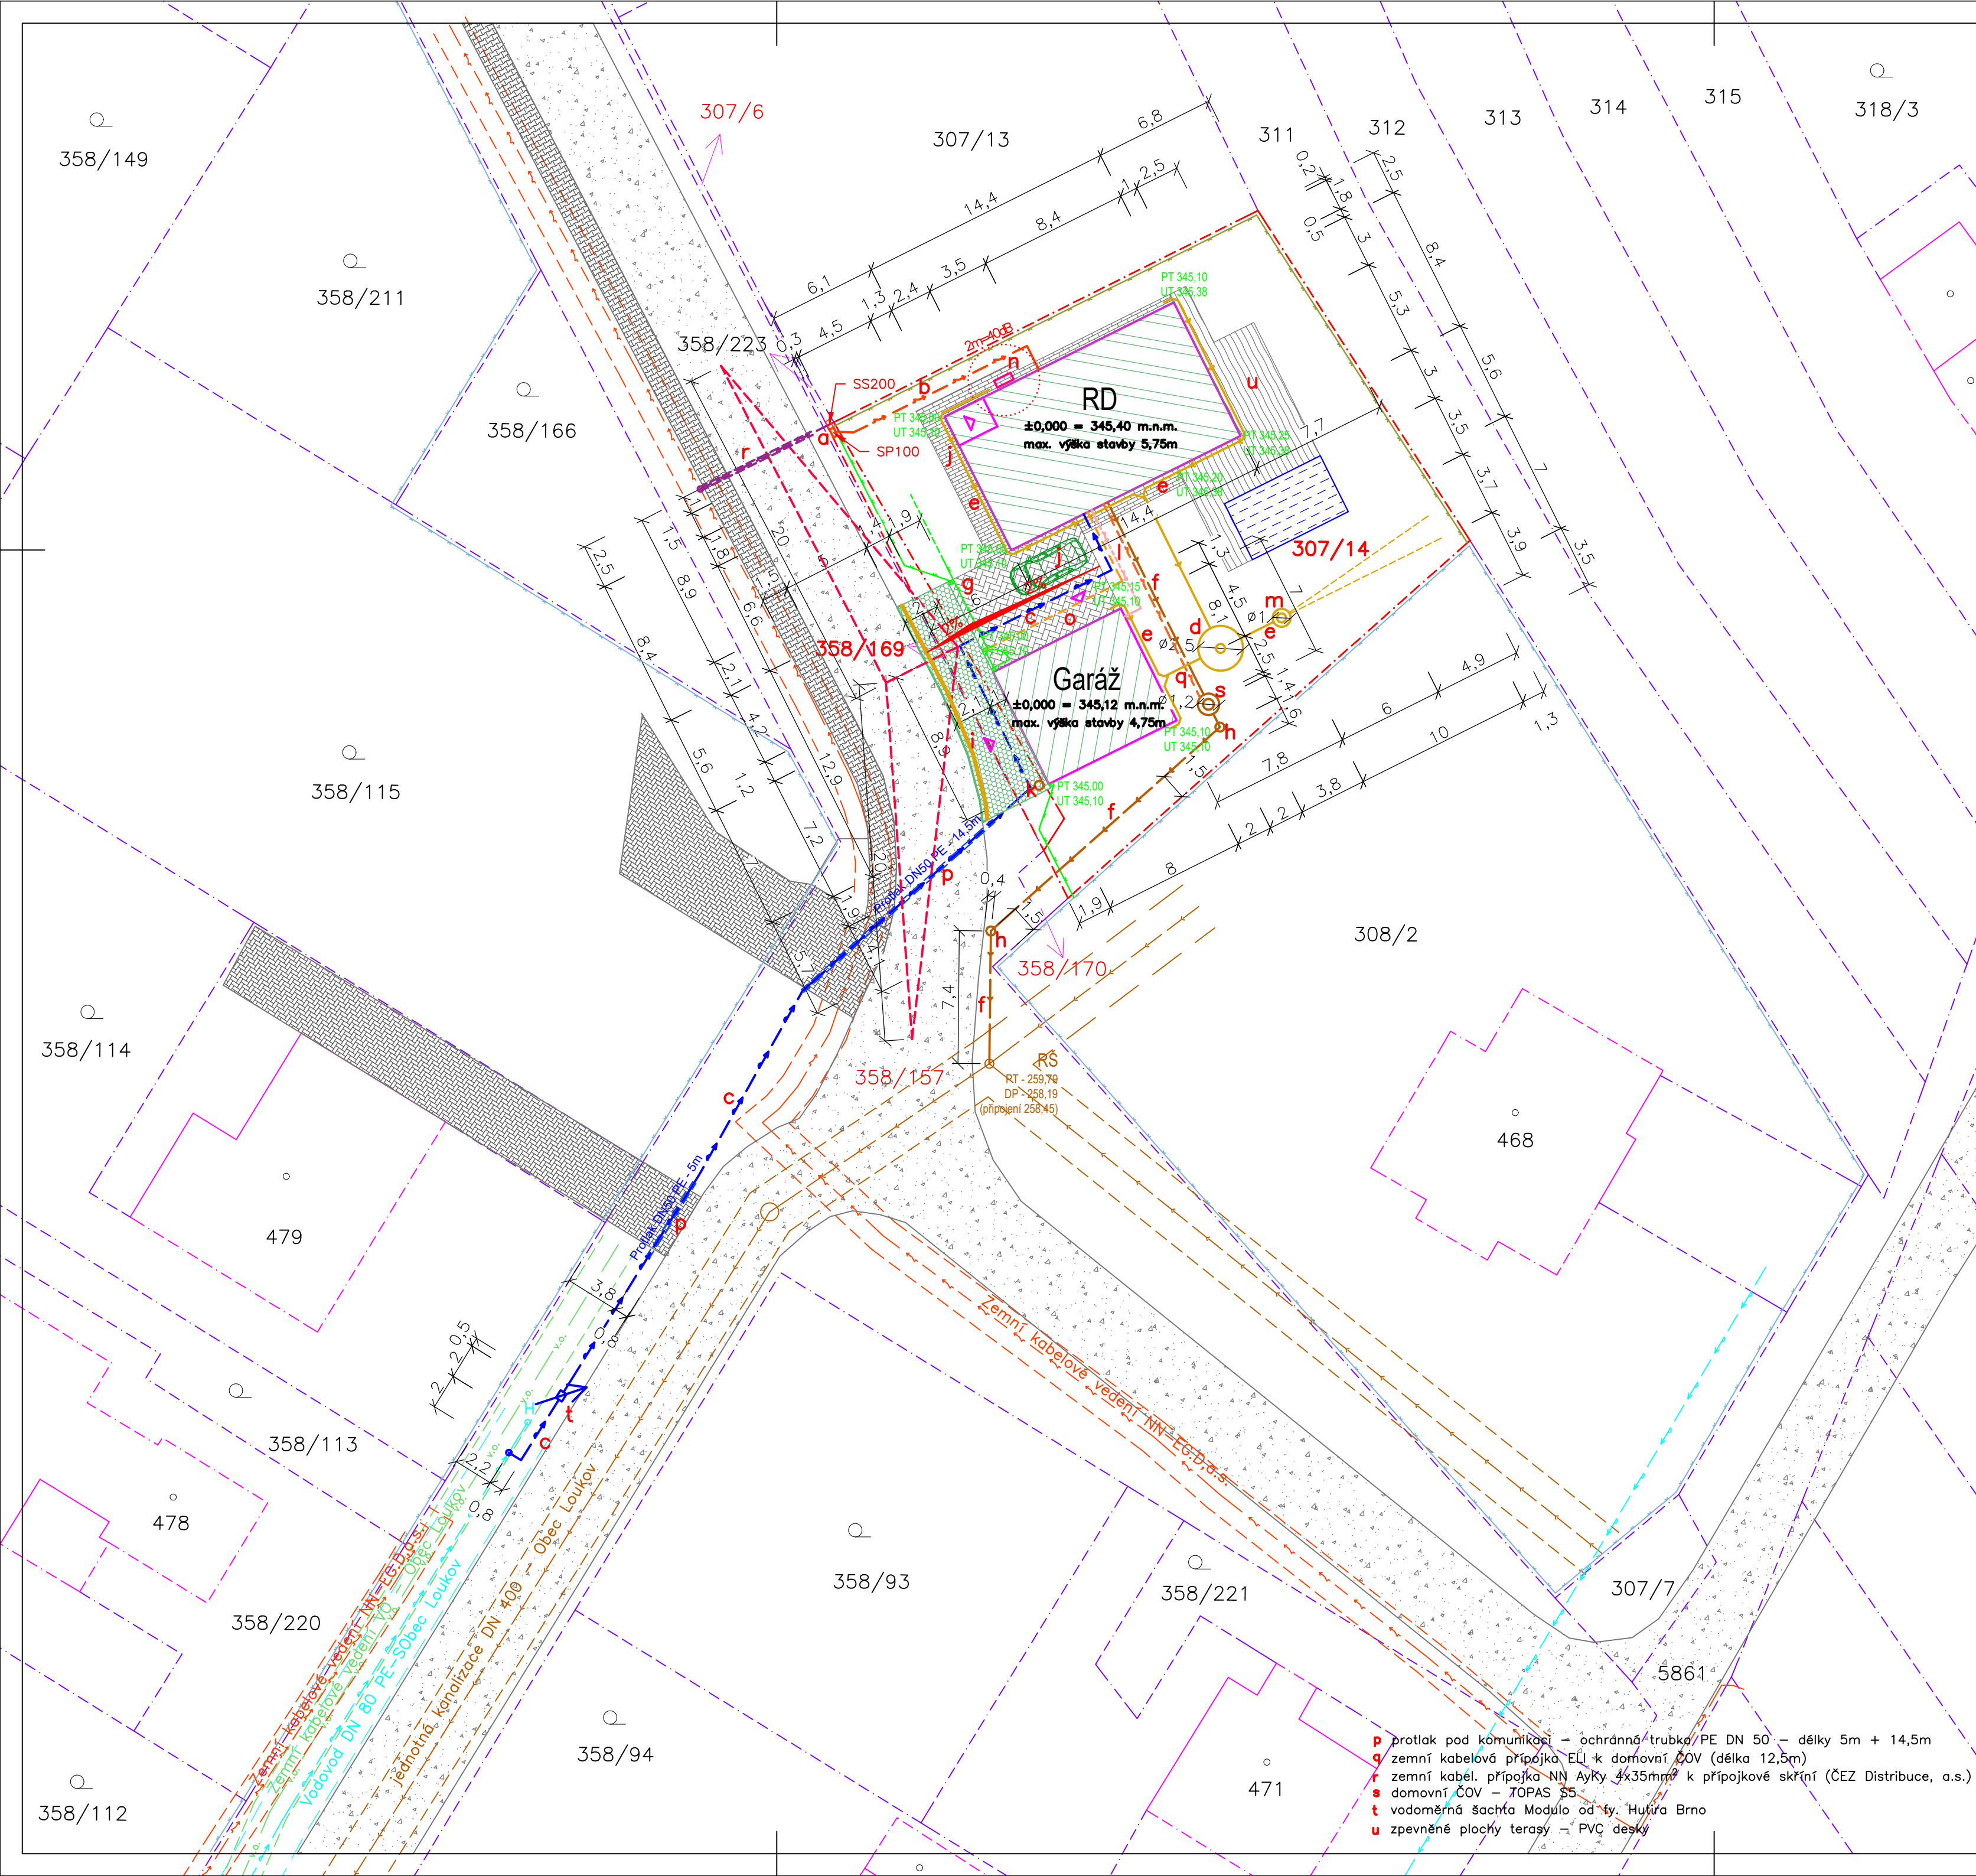

- Legenda – stávající IS:**
- vodovodní řád – DN 80 PE – Obec Loukov
 - stávající vodovodní přípojky k sousedním RD
 - zemní kabelové vedení NN 0,4kV – EG.D., a.s.
 - v.o.
 - zemní kabelové vedení veřejného osvětlení – Obec Loukov
 - jednotná kanalizace DN 400 – Obec Loukov
 - zemní vedení metalického kabelu – Cetin, a.s.
 - STL Plynovod – GasNet, s.r.o.

- Legenda – navrhované IS:**
- přípojka splaškové kanalizace DN160 PVC–KG SN8 do ČOV s přepadem do obecní jednotné kanalizace (délka 12,5m + 26m)
 - přípojka dešťové kanalizace DN110, 125 PVC KG SN8 do akumulační a vsakovací jámky (délka 57m + 2m)
 - přípojka pitné vody Pe D32 z vodovodního řádu po VŠ (délka 5m) + domovní rozvod od VŠ do RD (délka 66m)
 - zemní kabelová přípojka NN k RD kabel CyKy 4x16mm²+3x1,5mm² (l.14m)
 - zemní kabel. přípojka NN AyKy 4x25mm² k elektroměrové skříni (l.8m)
 - zemní kabelová přípojka ELI k domovní ČOV (délka 12,5m)
 - zemní kabelová přípojka ELI k aut. bráně s vrátky (délka 13m)
 - zemní kabelová přípojka ELI do garáže (délka 7,5m)
 - navrhované oplocení pozemku stavebníka – drátěné pletivo v. 1,6m, z přední strany od cesty celkem 24m vč. automatické přesouvací brány š. 4m a branky š. 1m, sloupky kovové š. 0,15m / zbylá část oplocení pozemku stavebníka celkem 49m (nepovoluje se)
 - oplocení sousedních pozemků – stávající
 - katastrální hranice
 - pozemek stavebníka
 - hranice stavebního pozemku
 - OP inženýrských sítí – vodovod
 - OP inženýrských sítí – zemní kabelové vedení NN
 - OP inženýrských sítí – plynovod
 - OP inženýrských sítí – kanalizace
 - OP inženýrských sítí – sdělovací kabely, VO
 - rozhledový trojúhelník
 - hladina hluku v daných vzdálenostech od TČ
 - požární nebezpečný prostor stavby

- Zastavěná plocha navrhovaná:**
- Rodinný dům – 119,82m²
 - Garáž pro 20A – 56,00m²
 - Bazén – 21,00m²
 - Zpevněné plochy pojižděné ze zámkové dlažby – 45,20m²
 - Zpevněné plochy terasy – PVC desky – 49,98m²
 - Zpevněné plochy pochůzí ze zámkové dlažby – 22,28m²
 - Zpevněné plochy sjezdu ze zámkové dlažby:
 - pozemku stavebníka parc. č. 307/14 – 7,98m²
 - pozemku stavebníka parc. č. 358/169 – 17,75m²
 - pozemku obce parc. č. 307/6 – 0,97m²
 - na pozemku obce parc. č. 358/157 – 16,28m²

- Navrhované stavby:**
- a sloupek NN s elektroměrem + HDS přípojky NN – ČEZ Distribuce, a.s.
 - b zemní kabelová přípojka NN k RD kabel CyKy 4x16mm²+3x1,5mm² délky 14m
 - c přípojka pitné vody Pe D32 z vodovodního řádu po VŠ (délka 5m) + domovní rozvod od VŠ do RD (délka 66m)
 - d akumulační jámka dešť. vod – plastová o objemu 5m³
 - e přípojka dešťové kanalizace do akumulační a vsakovací jámky, DN 110, 125 PVC KG SN8
 - f přípojka splaškové kanalizace DN160 PVC–KG SN8 do ČOV s přepadem do obecní jednotné kanalizace (délka 12,5m + 26m)
 - g automatická přesouvací brána š. 4m s vrátky š. 1m
 - h revizní kanalizační šachta Wavin DN400
 - i zpevněné plochy sjezdu ze zámkové betonové dlažby vč. silničního obrubníku ABO 250 na ležato + odvodňovací žláb š. 100mm, zasakování do podkladních vrstev
 - j zpevněné plochy ze zámkové dlažby – navrhované
 - k nádobna na komunální odpad
 - l zemní kabelová přípojka ELI do garáže (délka 7,5m) vsakovací jámka dešťových vod z betonových skruží ø1m, hl. 2m, ve vsakovací jámě půdorysných rozměrů 2x2m, hl. 3m obsypána drceným kamenivem, doplněná soustavou drenů 20m (podrobně řešeno v HG posudku)
 - m venkovní jednotka tepelného čerpadla NIBE F2120 – 8
 - n zemní kabelová přípojka Eli k automatické bráně s vrátky délky 13m

±0,000 = 345,40 m.n.m., Bpv = povrch podlahy v 1.NP

Zodp. projektant:	Projektant:	RM-PROSTAV SILESIA, s.r.o. IČO: 07599731, DIČ: CZ07599731 Nová Tovární 1594, 737 01, Český Tešín info@rm-prostav.com +420 777 257 082 www.rm-prostav.com	
Ing. Libor Filín	Ing. Roman Machander		
Místo stavby:k. ú. Loukov u Bystřice pod Hostýnem, parc. č. 307/14			
Investor:		manželé Lubor a Renata Zmeškalovi, Domažlice u Přerova	
Stavba:		Datum: 06/2024	
Novostavba RODINNÉHO DOMU a GARÁŽE PRO 20A vč. přípojek inženýrských sítí, zpevněných ploch, oplocení a sjezdu v Loukově		Stupeň: DÚS+DOS	
		Zakázka: PR. 03/24	
SO 03 Přípojka pitné vody C.3 SITUACE KOORDINAČNÍ		Měřítko: 1:250	Č. přílohy: 2.C

- p protlak pod komunikací – ochranná trubka PE DN 50 – délky 5m + 14,5m
- q zemní kabelová přípojka ELI k domovní ČOV (délka 12,5m)
- r zemní kabel. přípojka NN AyKy 4x35mm² k přípojkové skříni (ČEZ Distribuce, a.s.)
- s domovní ČOV – TOPAS SS
- t vodoměrná šachta Modulo od fy. Hufra Brno
- u zpevněné plochy terasy – PVC desky